


- 凡例
- 建物
- 未 未とりこわし建物
 - 危 危険建物
 - 借 借用建物
 - 一 一時使用建物
 - 屋外 屋外教育環境整備事業によるもの
 - ポ ポンプ室
 - 受 受水槽
 - 電 キュービクル
- 建物以外の工作物
- 自 自転車置場
 - 倉 倉庫
 - 吹 吹き抜けの渡廊下
 - 温 温室
 - 撲 相撲場
 - 労 労働課所
 - 社 社会体育用倉庫
 - 動 動物飼育舎
 - 具 遊具入れ
 - ガ プロパン庫
 - 不 不燃物置場
 - 吹 屋外階段

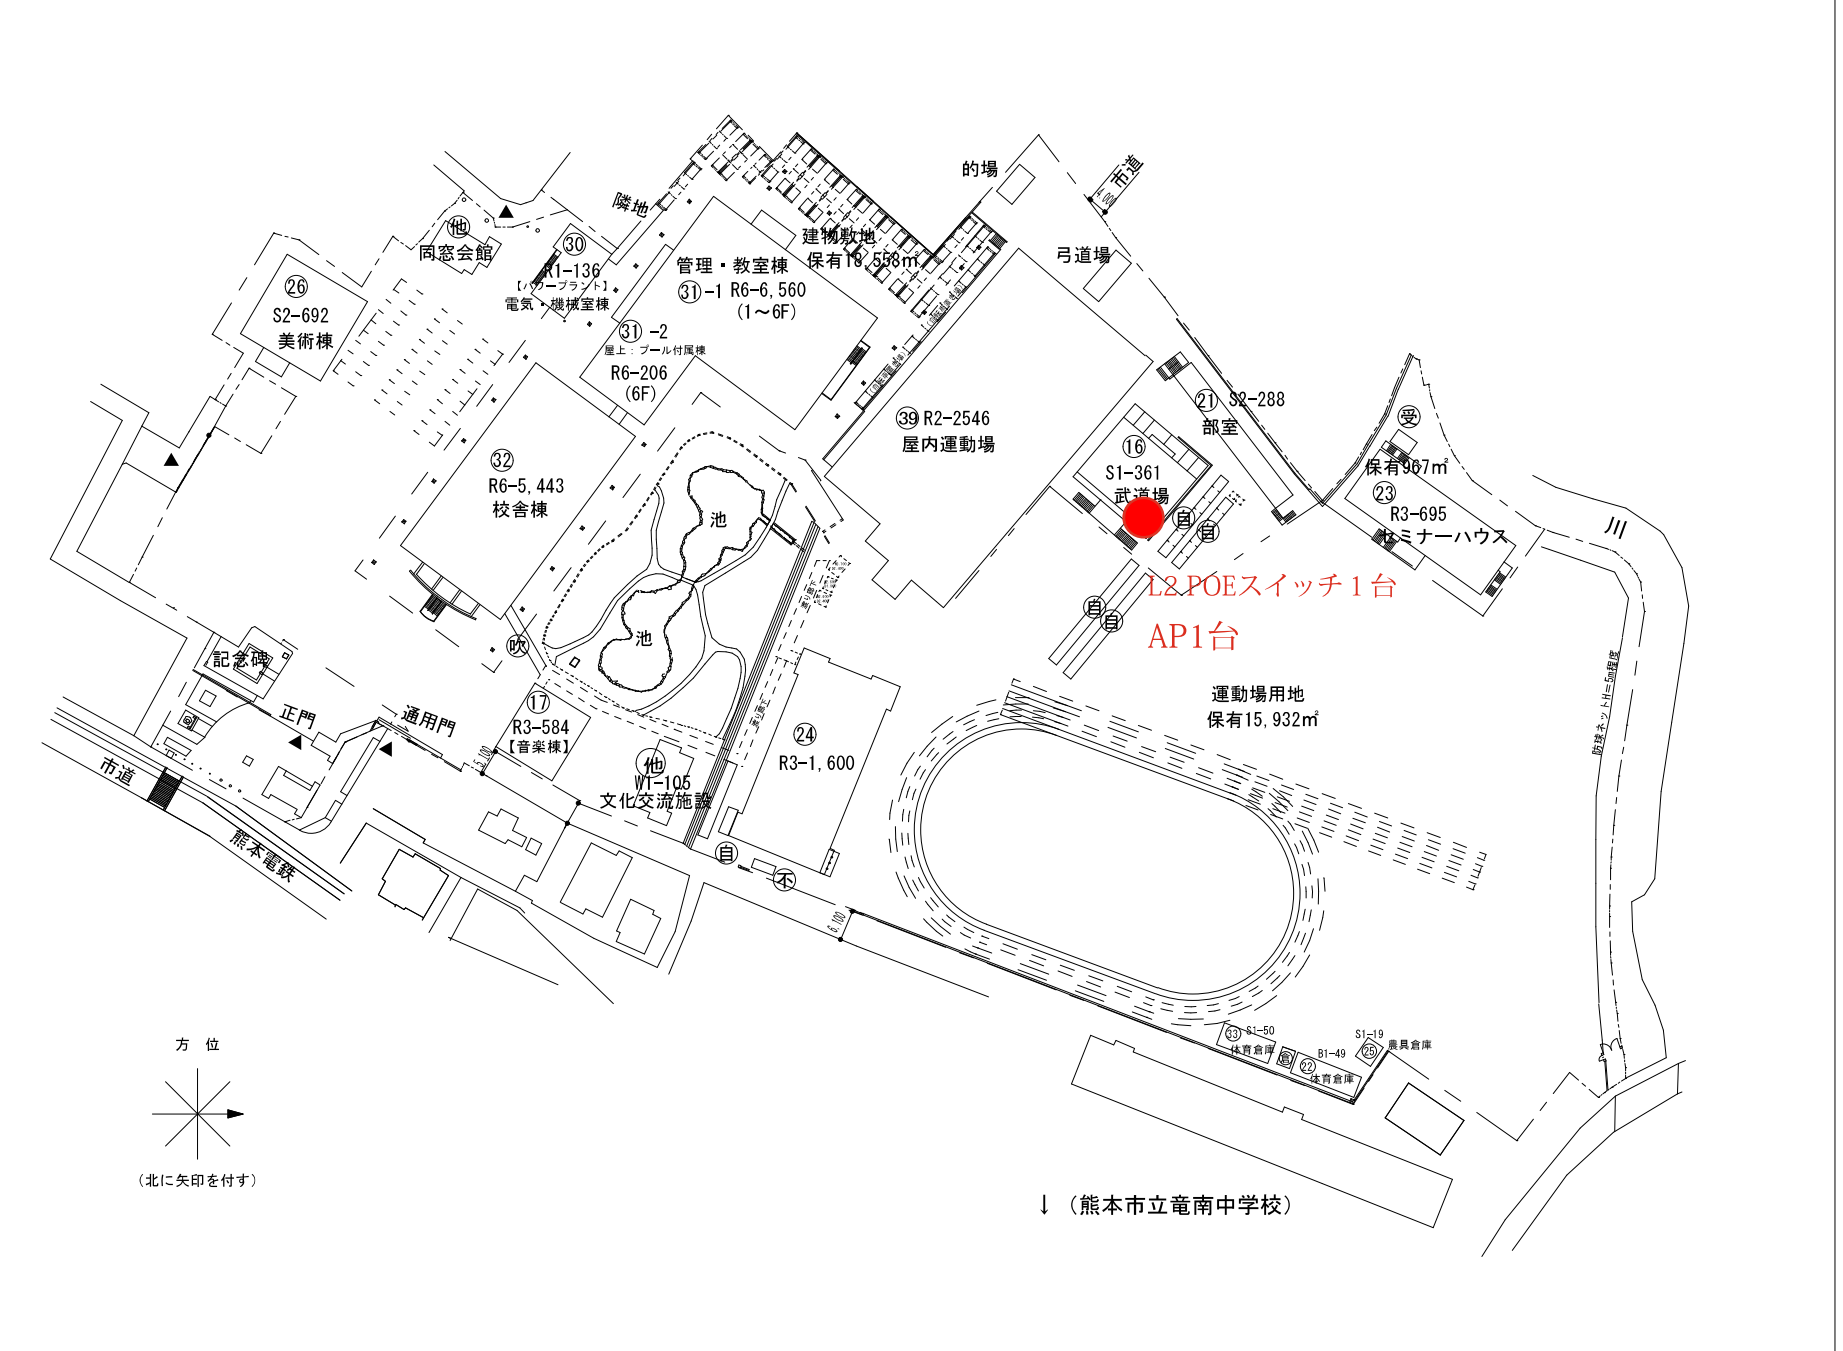

 
(令和7年度)

●●●NW機器更新及び保守箇所
●●●GIGANW機器保守箇所

平面図

縮尺

1/600



学校名












熊本市立
必由館高等学校

調査番号

(都道府県) 4 | 3
(市町村) 2 | 0 | 1
(学校) 5 | 5 | 1 | 9

整理番号

    
218

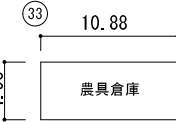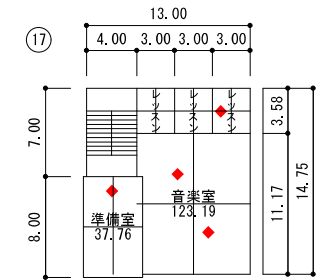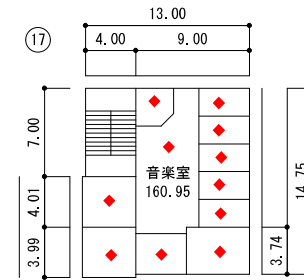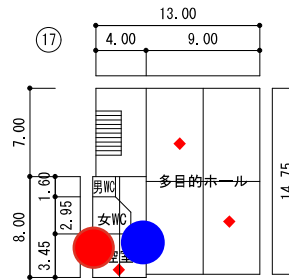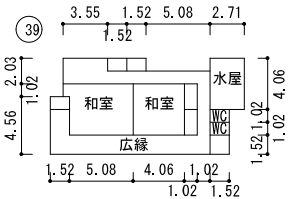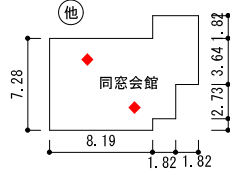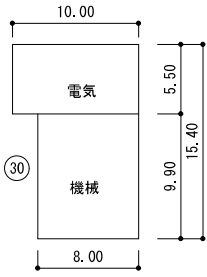


L2 POEスイッチ1台
AP3台

2階

 
3階



1階

 


2階

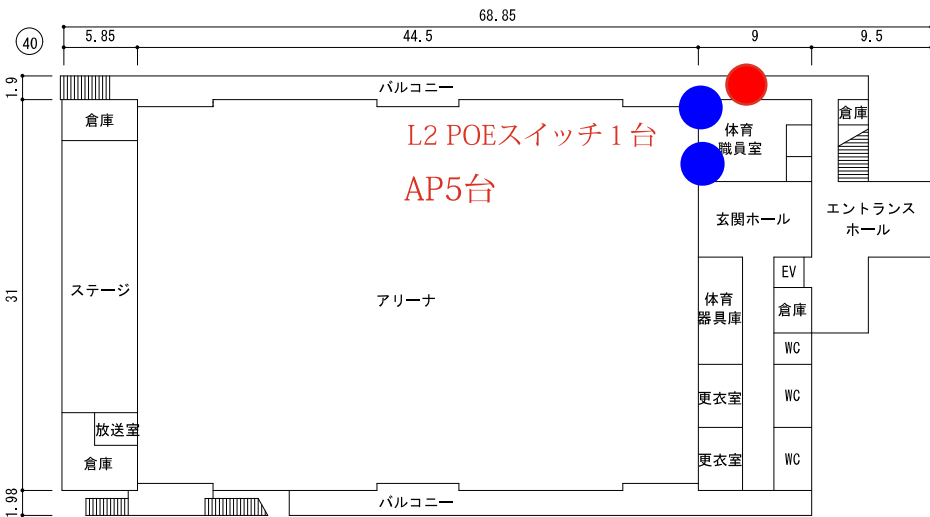


L2 POEスイッチ1台
AP5台


1階

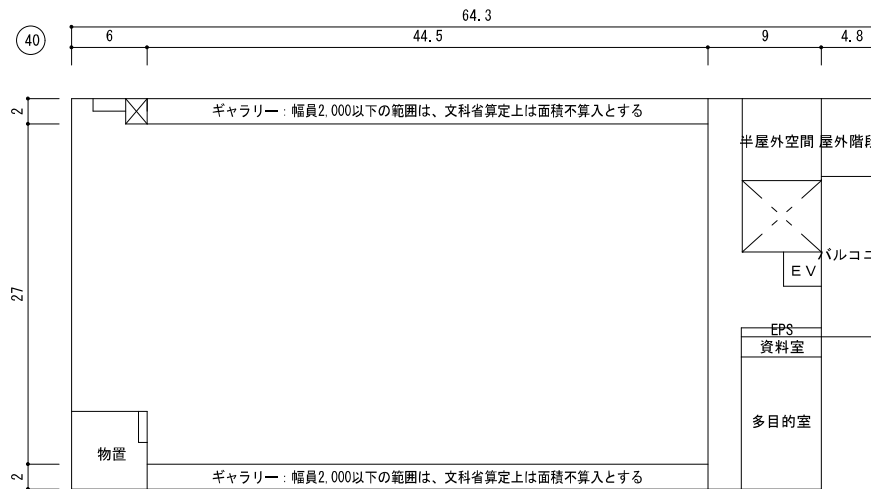


2階

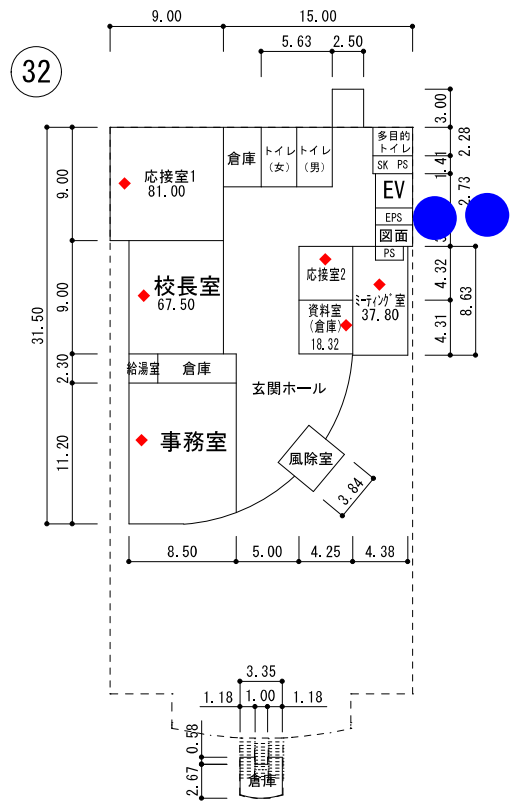


【第32棟：1階平面図】

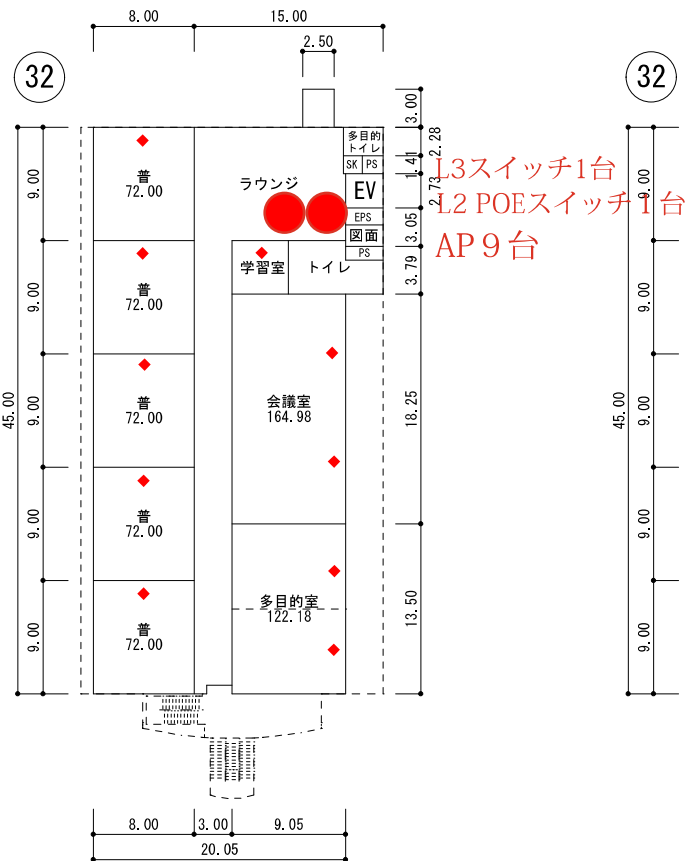


【第32棟：2階平面図】

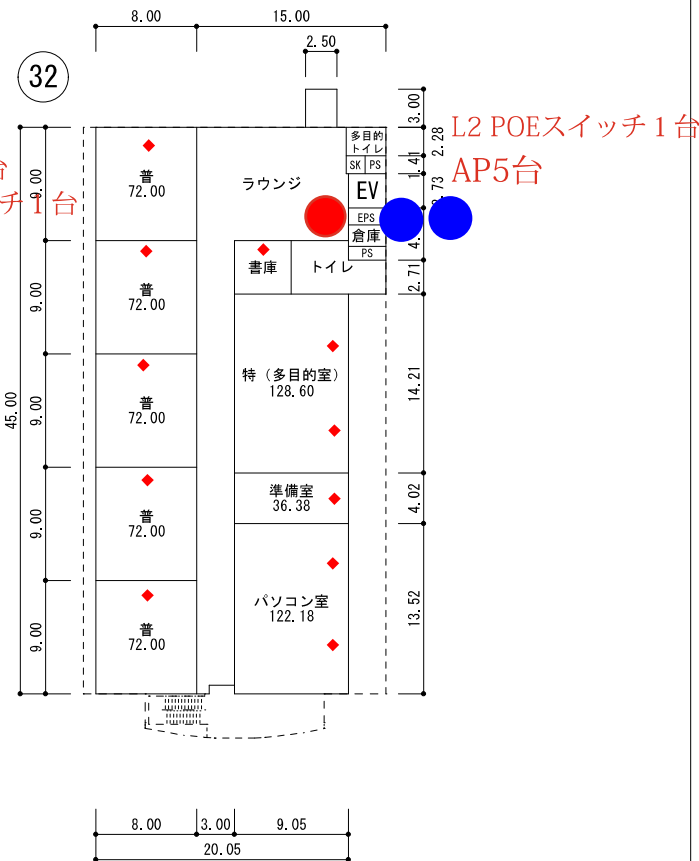


【第32棟：3階平面図】

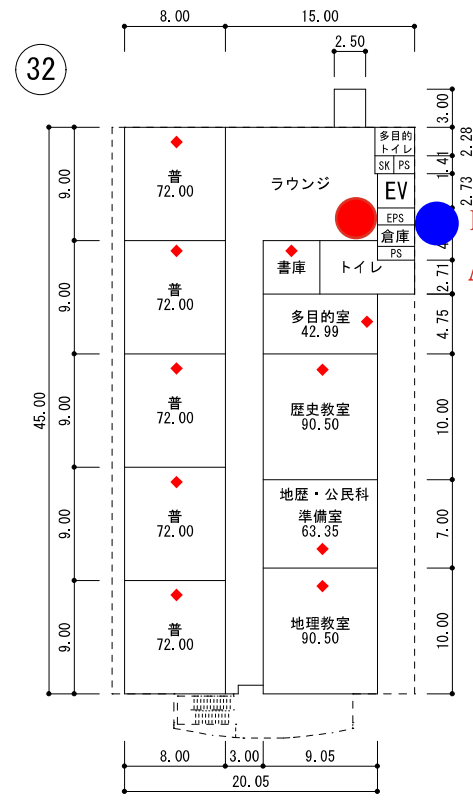

【第32棟：4階平面図】

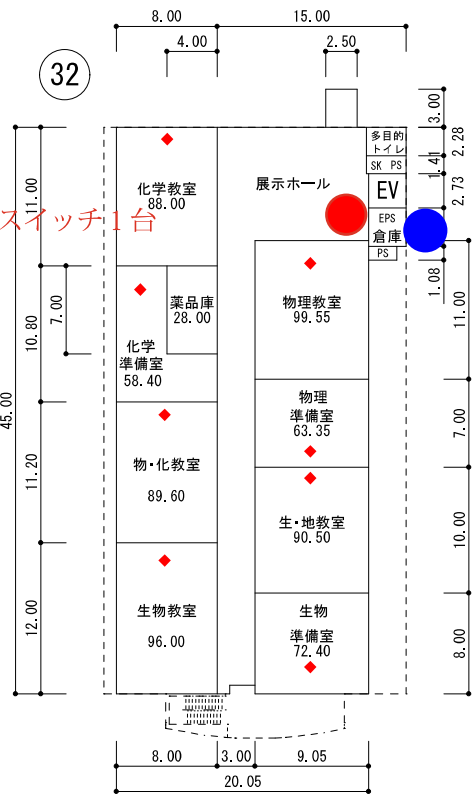

【第32棟：5階平面図】

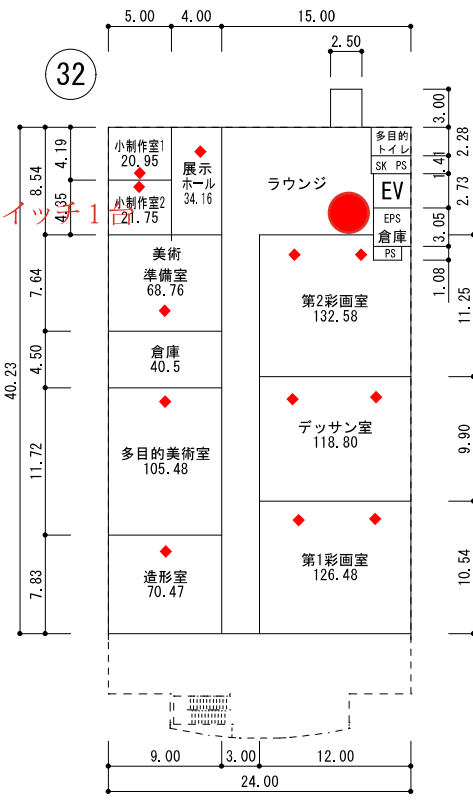


【第32棟：6階平面図】


L2 POEスイッチ1台
 AP7台

L2 POEスイッチ1台
 AP5台


L2 POEスイッチ1台
 AP5台

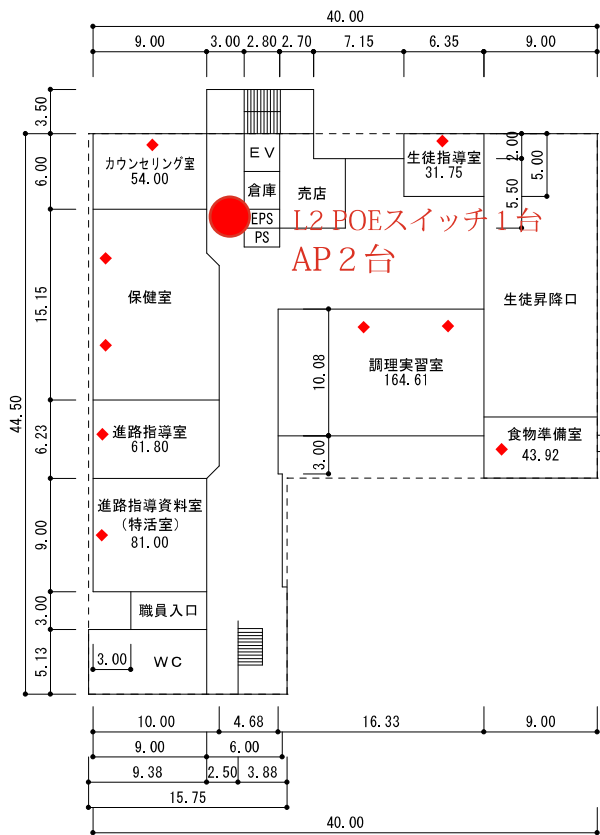

③1-1 1階

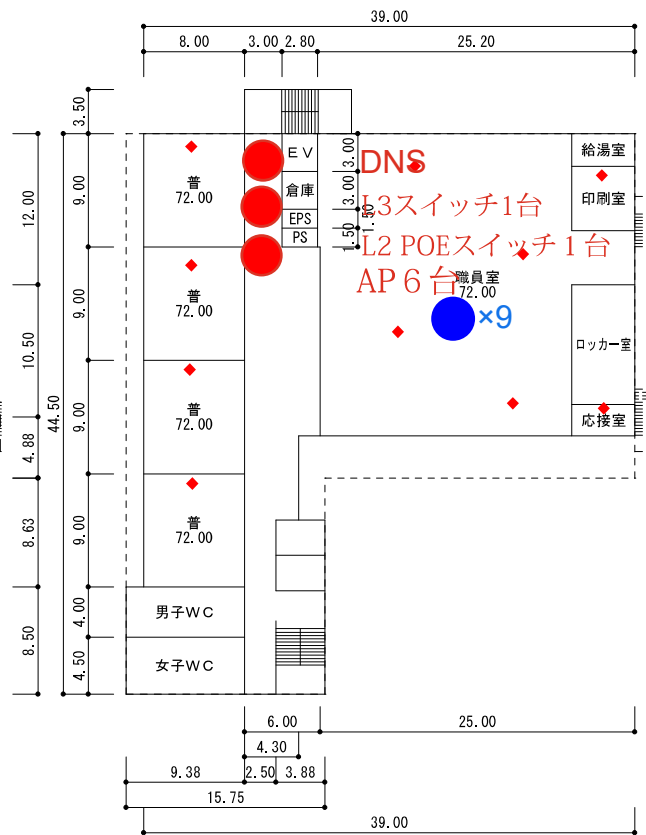

③1-1 2階

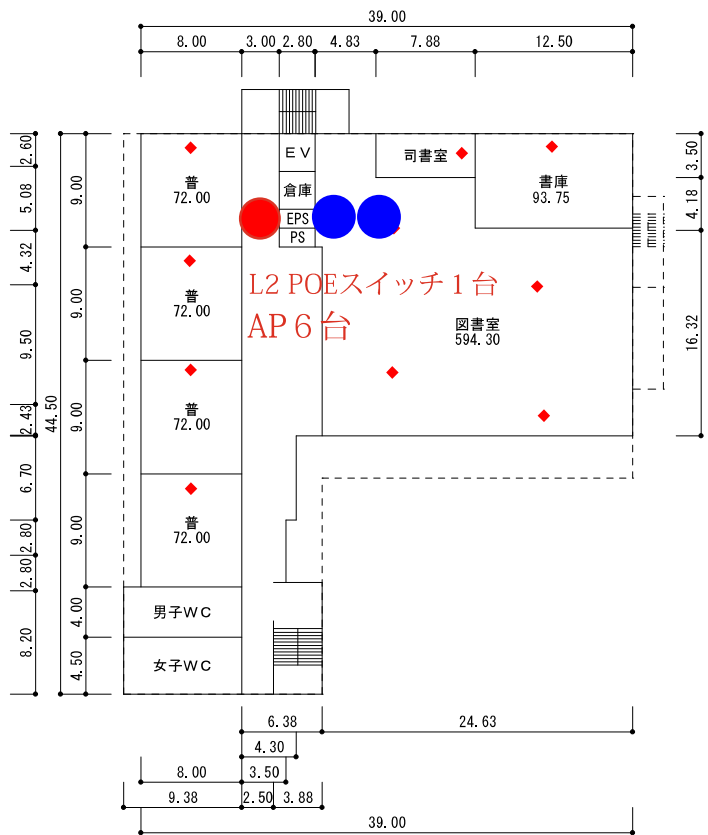


③1-1 3階

● . . . NW機器更新及び保守箇所
 (令和7年度) ● . . . GIGANW機器保守箇所

平面図

 縮尺



学校名


熊本市立
必由館高等学校

調査番号


(都道府県) 4 | 3
 (市町村) 2 | 0 | 1
 (学校) 5 | 5 | 1 | 9

整理番号


218

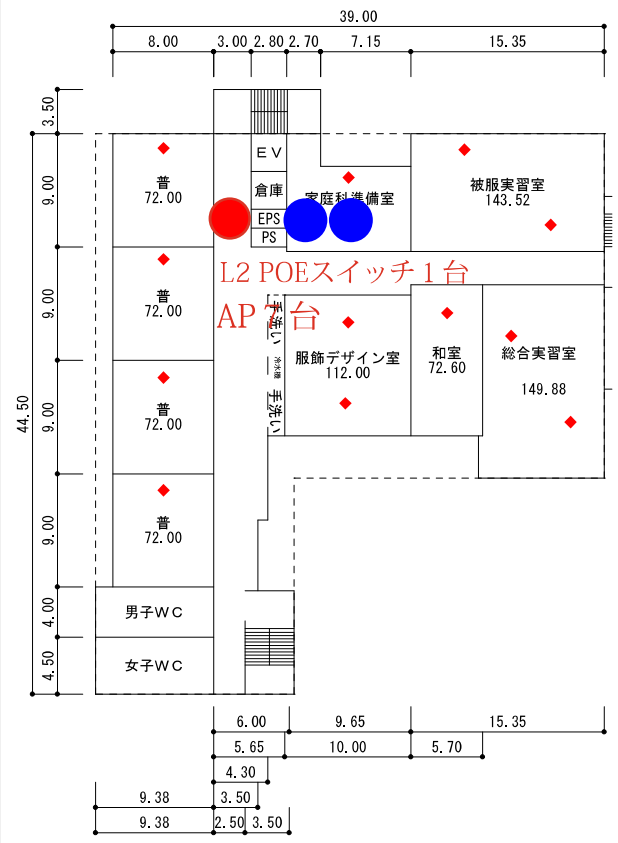

③1-1 4 階

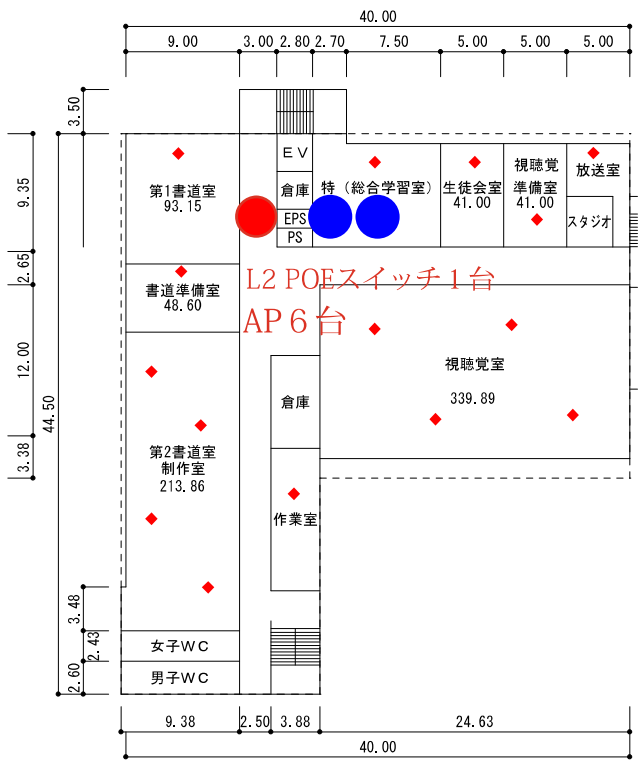

③1-1 5 階

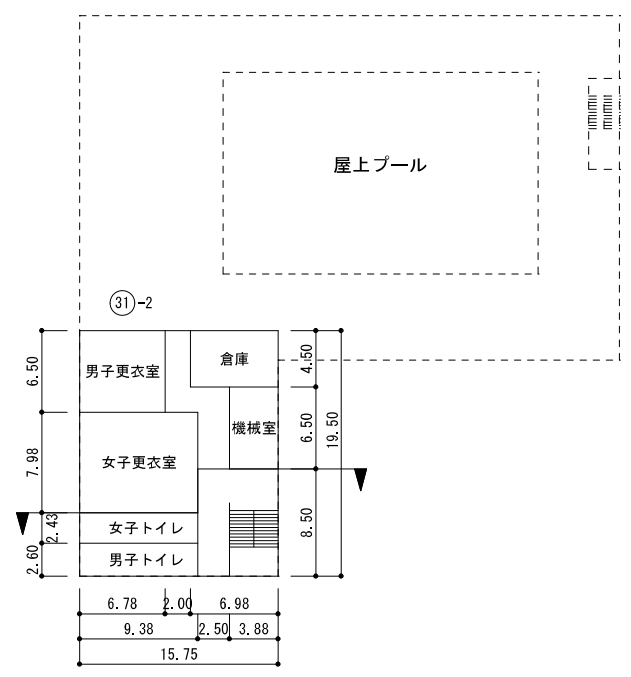


6 階


(令和7年度)

平面図	縮尺	1/600	0 10 20 m	学校名	熊本市立 必由館高等学校	調査番号	(都道府県)	(市町村)	(学校)	階 層 番 号
						43	201	55119		


218

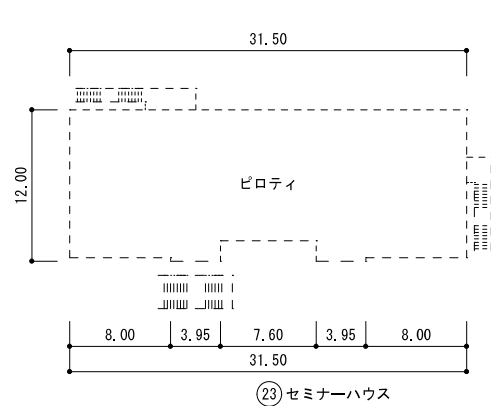

1 階

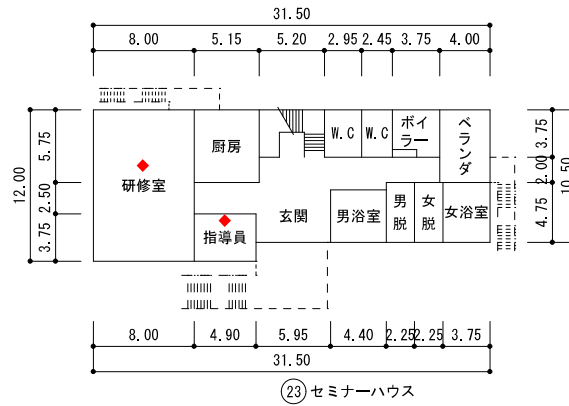


2 階

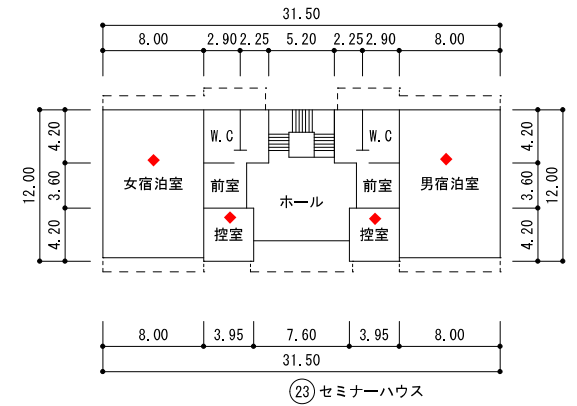


3 階

(令和7年度)


平面図	縮尺	1/600 0 10 20 m	学校名	熊本市立	調査番号	(都道府県)	(市町村)	(学校)	整理番号
				必由館高等学校		43	201	5519	

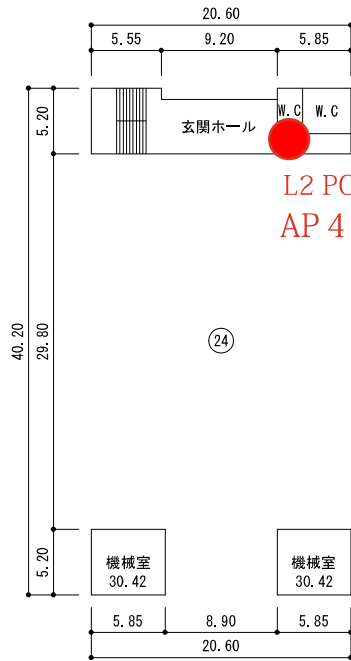


1階

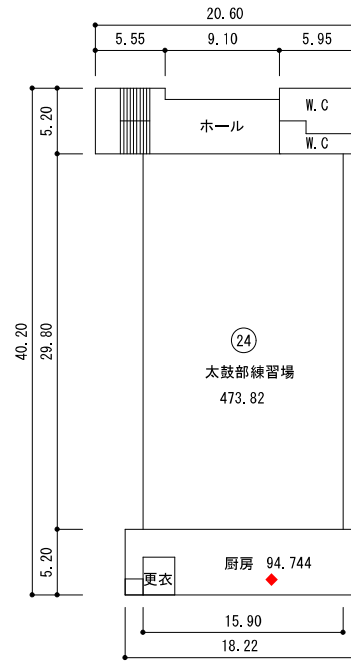


2階

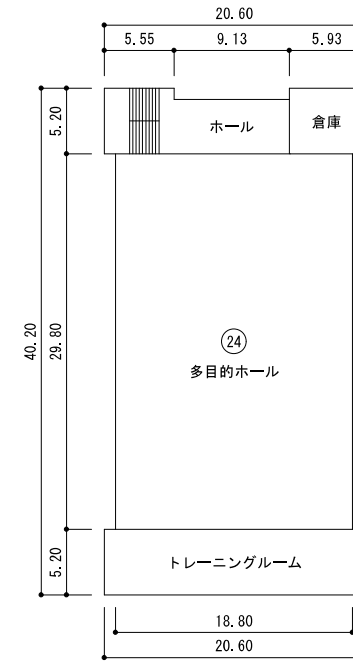

3階

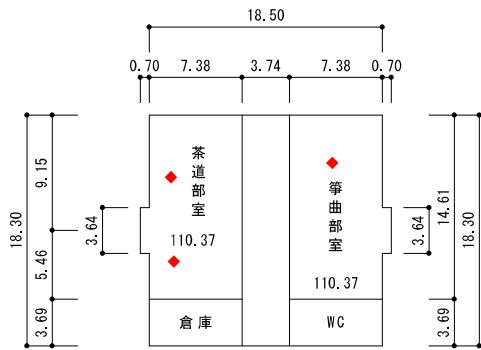

1階

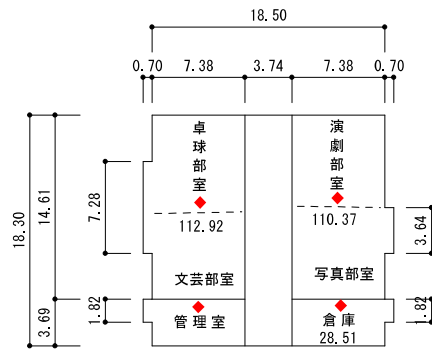

2階